


VODOVOD KOZMICE
lokality "Kodiny" a "Na Skalce"

SITUACE

M 1:1000

k.ú. Kozmice

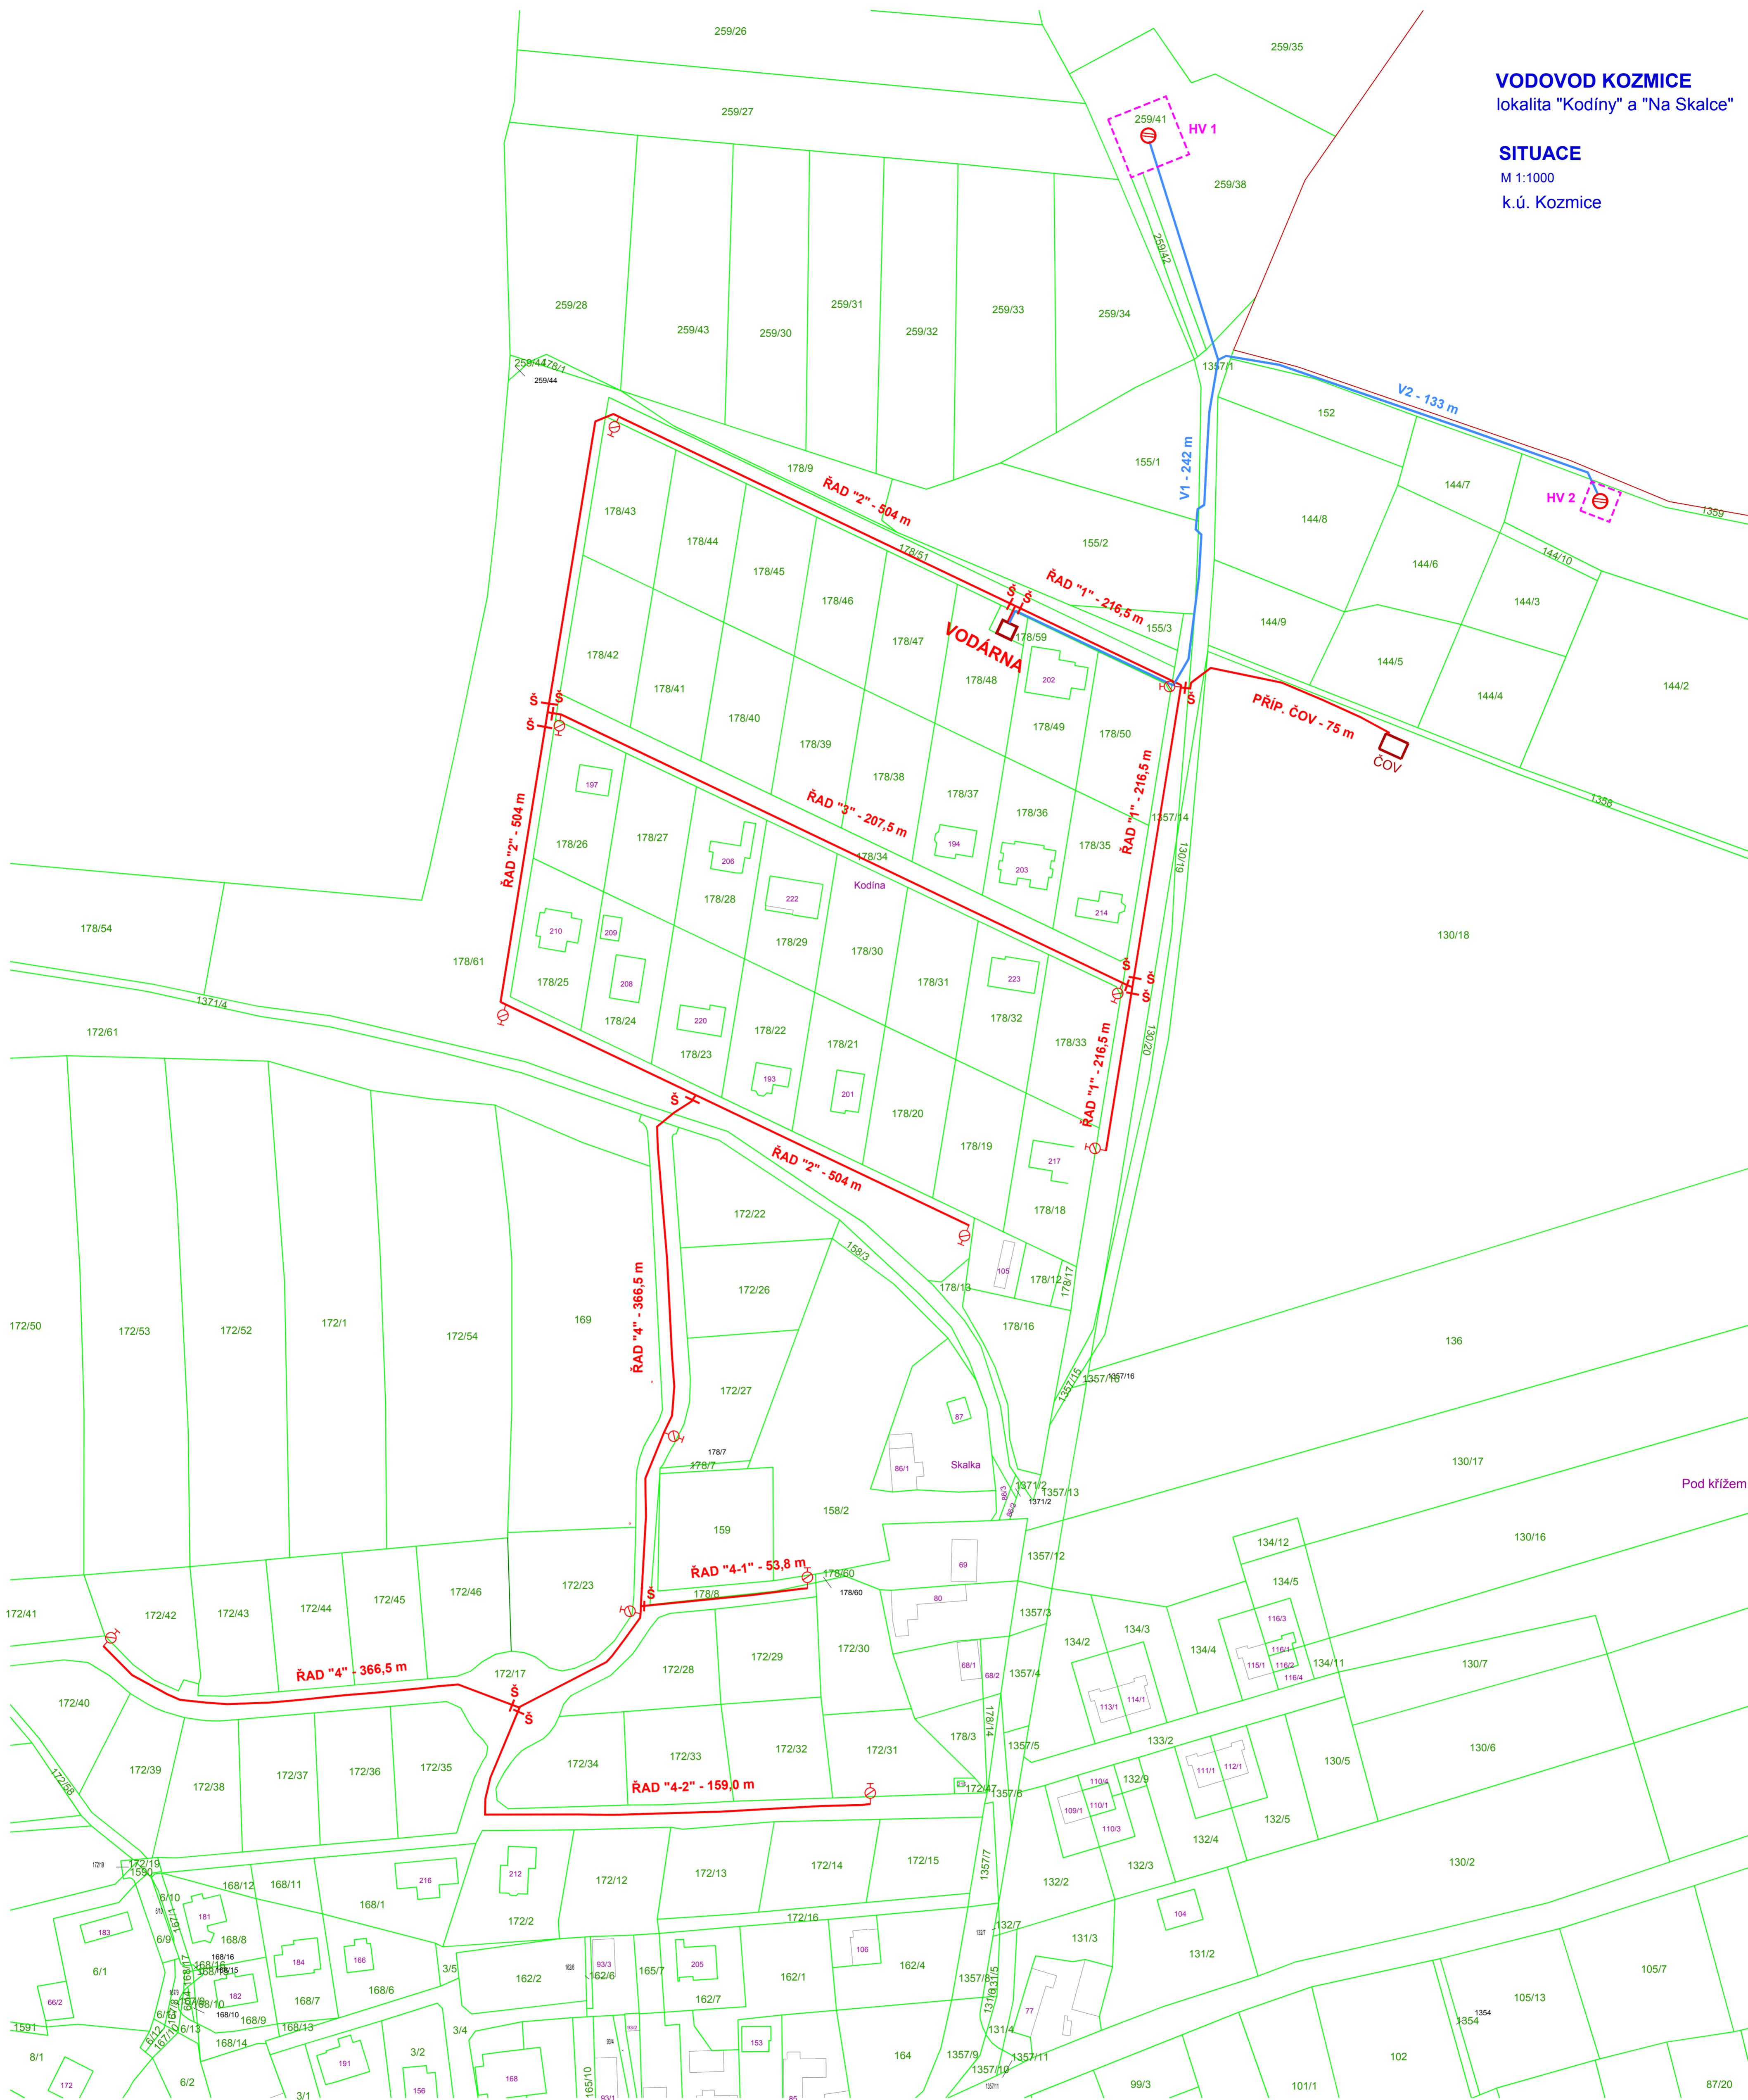

LEGENDA:

- VODOVODNÍ ŘADY
- VÝTLAČNÉ ŘADY
- STUDNY
- S SEKČNÍ SOUPATA
- OPLOCENÍ PHO 1

ODPOV. PROJEKTANT: ING. DATEL	VYPRACOVAL: ING. DATEL	SPOLUPRÁCE:	PROJEKTOVÁ KANCELÁŘ Ing. Petr Dateľ Tyršova 1922 256 01 Benešov
MÍSTO: KOZMICE	KRAJ: STŘEDOČESKÝ	OBECNÍ (MĚSTSKÝ) ÚŘAD: KOZMICE	FORMÁT: 12 x A4
INVESTOR: OBEC KOZMICE	STAVBA: VODOVOD KOZMICE PROVOZNÍ ŘÁD VODOVODU		STUPEŇ: ZAK.Č. DATUM: 02/2016
OBSAH: SITUACE			MĚŘÍTKO: 1 : 1000 Č.PŘÍLOHY: 1.